

COMUNE DI CASTELCOVATI
Provincia di Brescia



PROGETTO ESECUTIVO
Ampliamento scuola elementare
2° LOTTO

Progettisti incaricati


Arch. Elga Francesca Arata
Via Fulcheria, 13 - 26012 Castelleone (CR)
tel./fax 0374/58029
email. adentiarata@virgilio.it

Ing. Sergio Matteo Consolandi
Via Alda Merini, 14 - 26029 Soncino (CR)
tel. 0374/83199

Ing. Zeudi Bergomi
Via Milano, 55/c - 25034 Orzinuovi (BS)
tel. 346.4204653

Ing. Laura Pezzola
Via Zammarchi, 12 - 25034 Orzinuovi (BS)

Timbro e firma

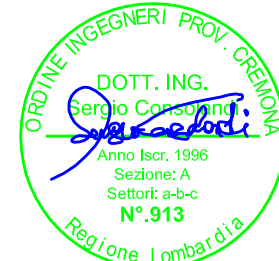

Responsabile unico del procedimento
Arch. Canio De Bonis

Collaboratori

Progetto impianto idrico antinendio
Ampliamento Piano Primo


Elaborato

Piante, Particolari

Revisione	00	Classifica	592	Redatto	ing.Sergio Consolandi	Codice	elaborato	AN1
		Progetto	AR	Controllato	ing.Sergio Consolandi	Scala	1:100	
Emissione	aprile 2016	Fase	ES	Approvato	ing.Sergio Consolandi	File	14-029-110 AN 1P Castelvati.dwg	


LEGENDA antincendio

- Naspo a muro DN25, manichetta e lancia
L manichetta
- Tubazione idrica antincendio in acciaio colore rosso, PN12,5-16
- Tubazione antincendio-montante

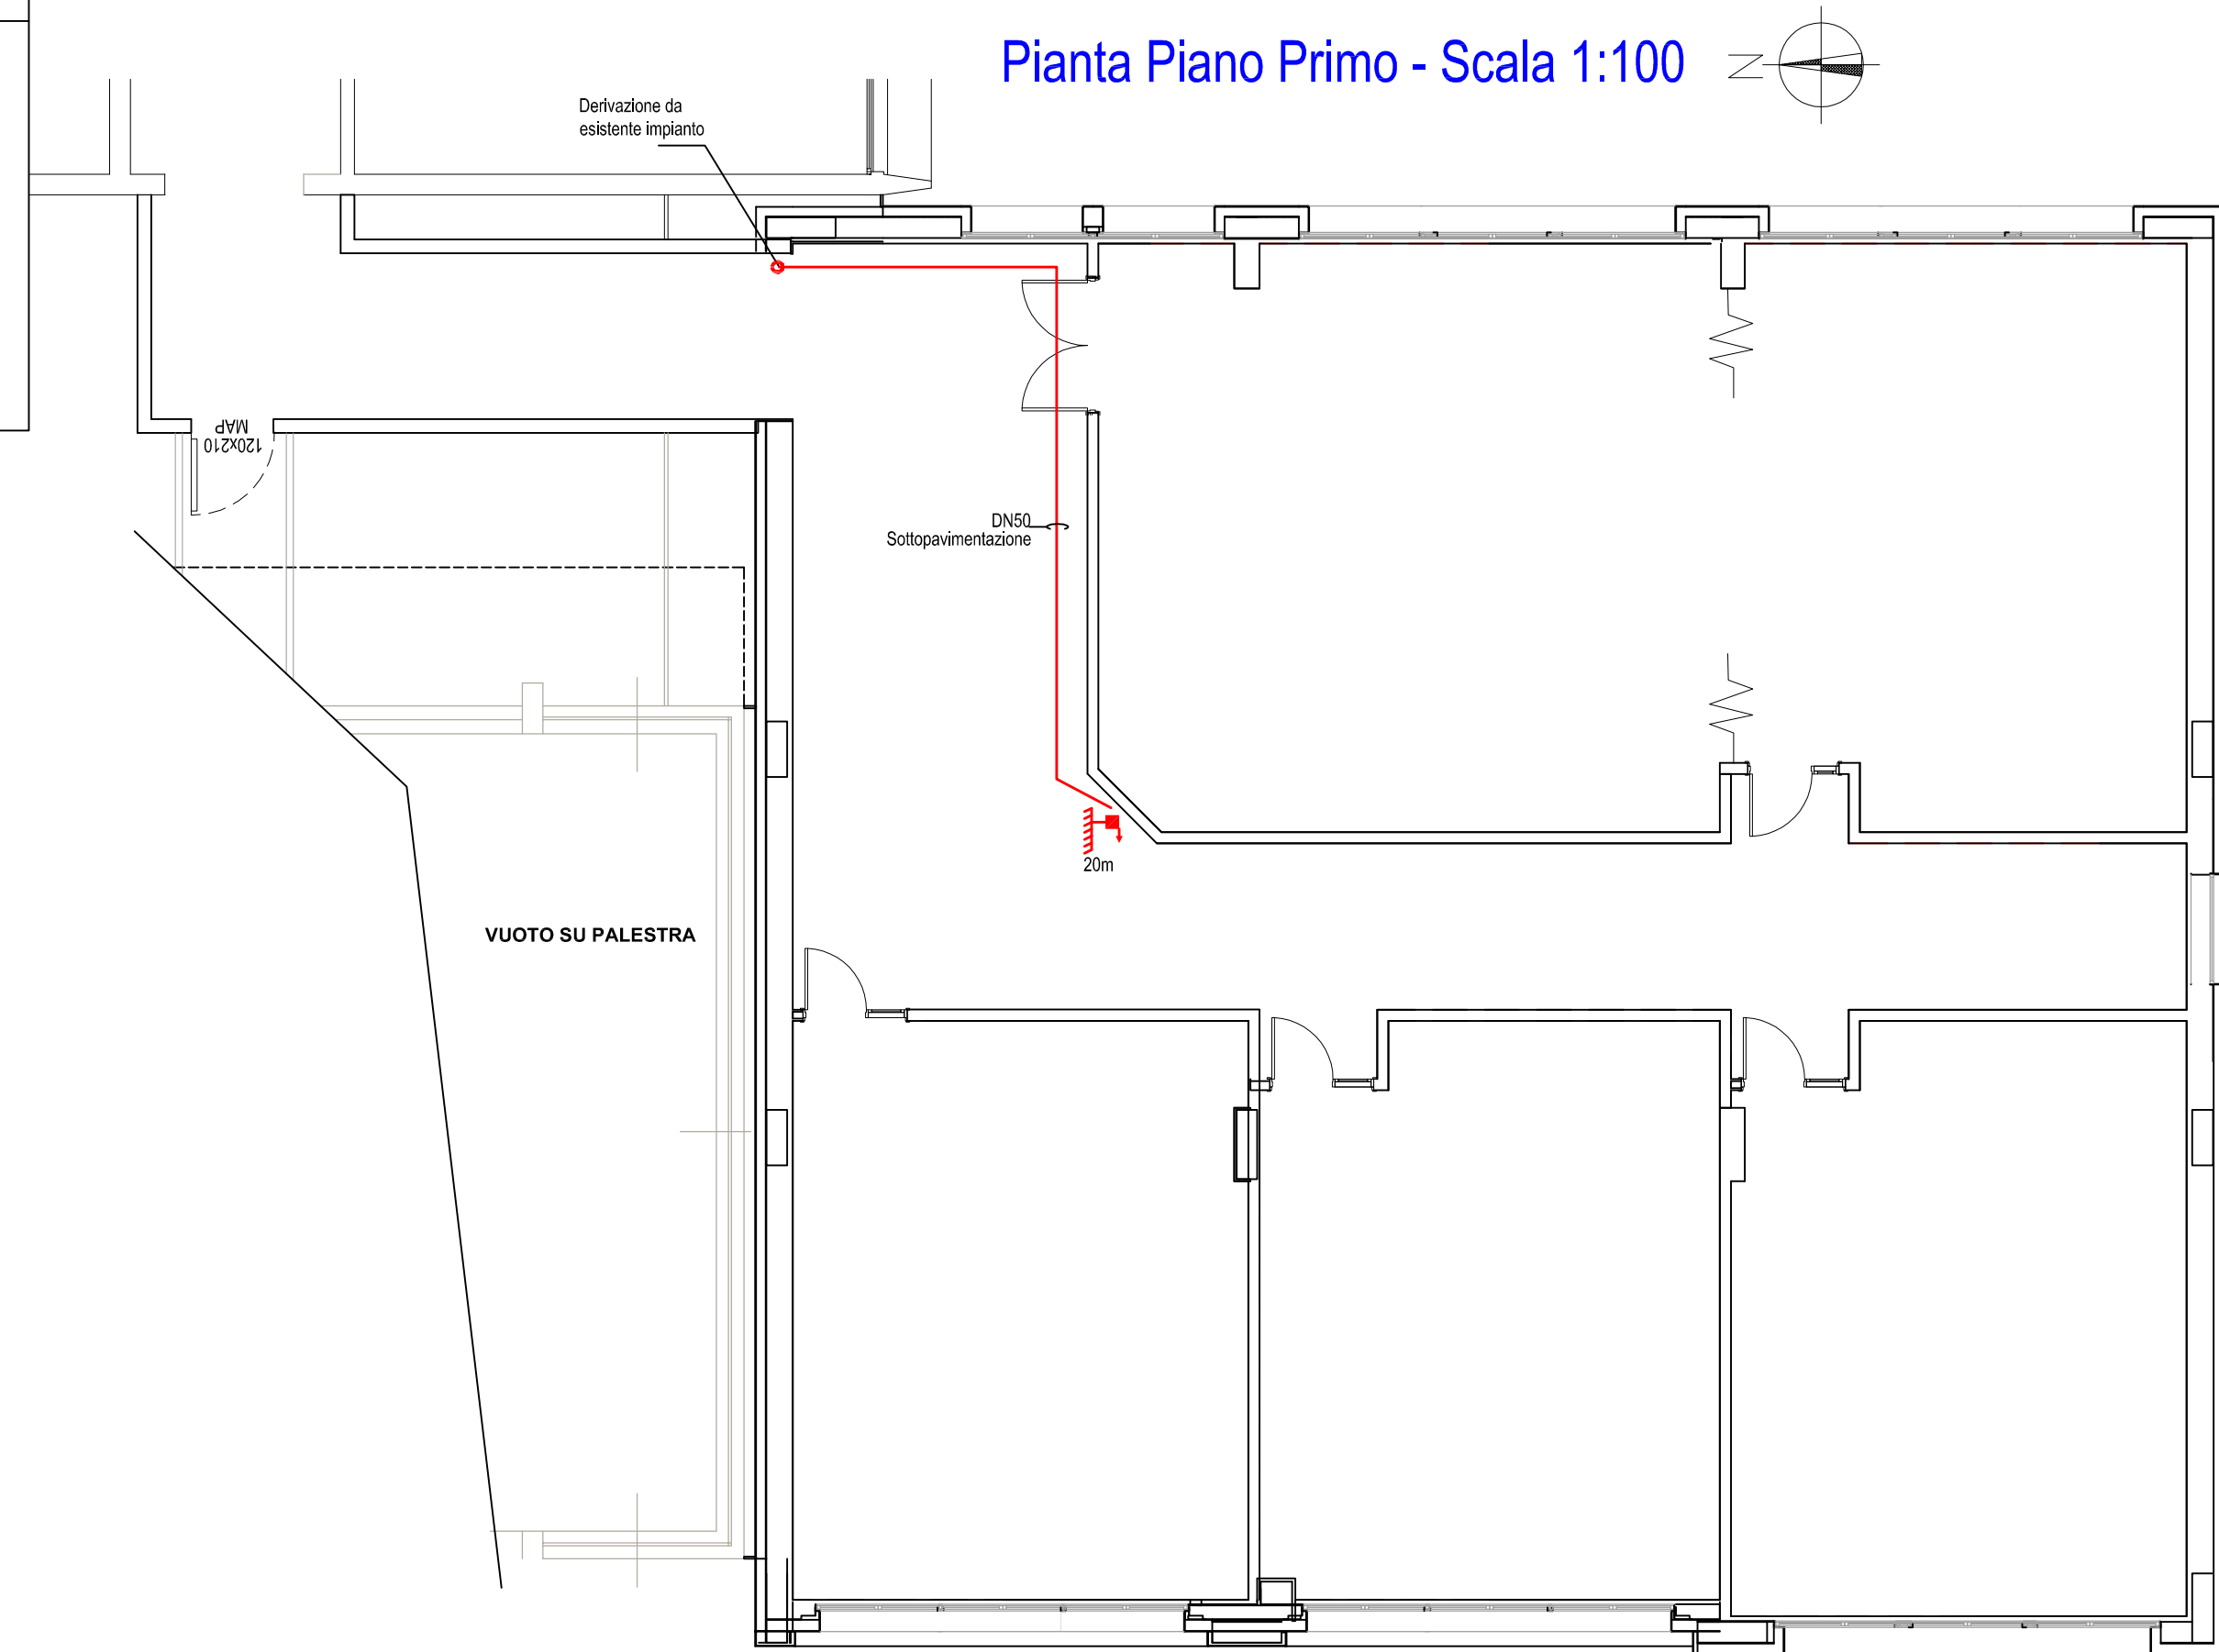

Pianta Piano Primo - Scala 1:100

Piano Primo Zona Oggetto d'intervento
Vedi Particolare

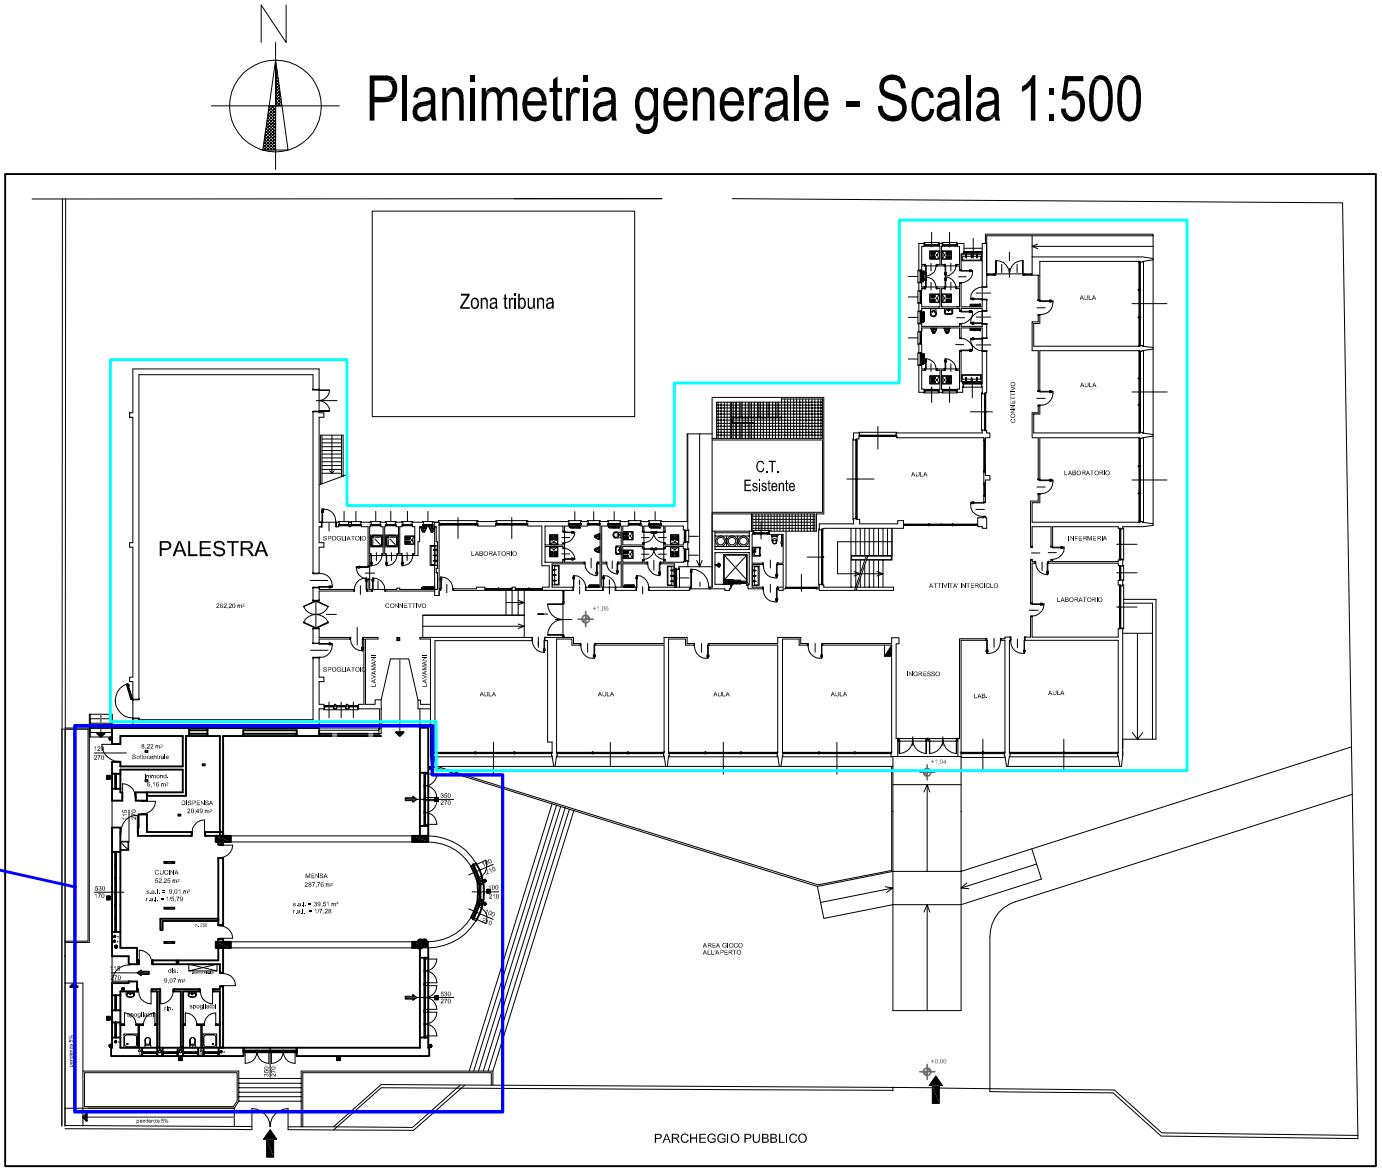

Planimetria generale - Scala 1:500